


한국방송통신전파진흥원 사무실 설치공사

건축도면

2021. 05.

 (주) 세명 E & C


강원도 강릉시 죽현길 144, 1층

TEL : (033)-642-9443

FAX : (033)-642-9444

Webhard : hsg9440(ID) / 9443(PW)

Architects & Group
Planners.Engineers.

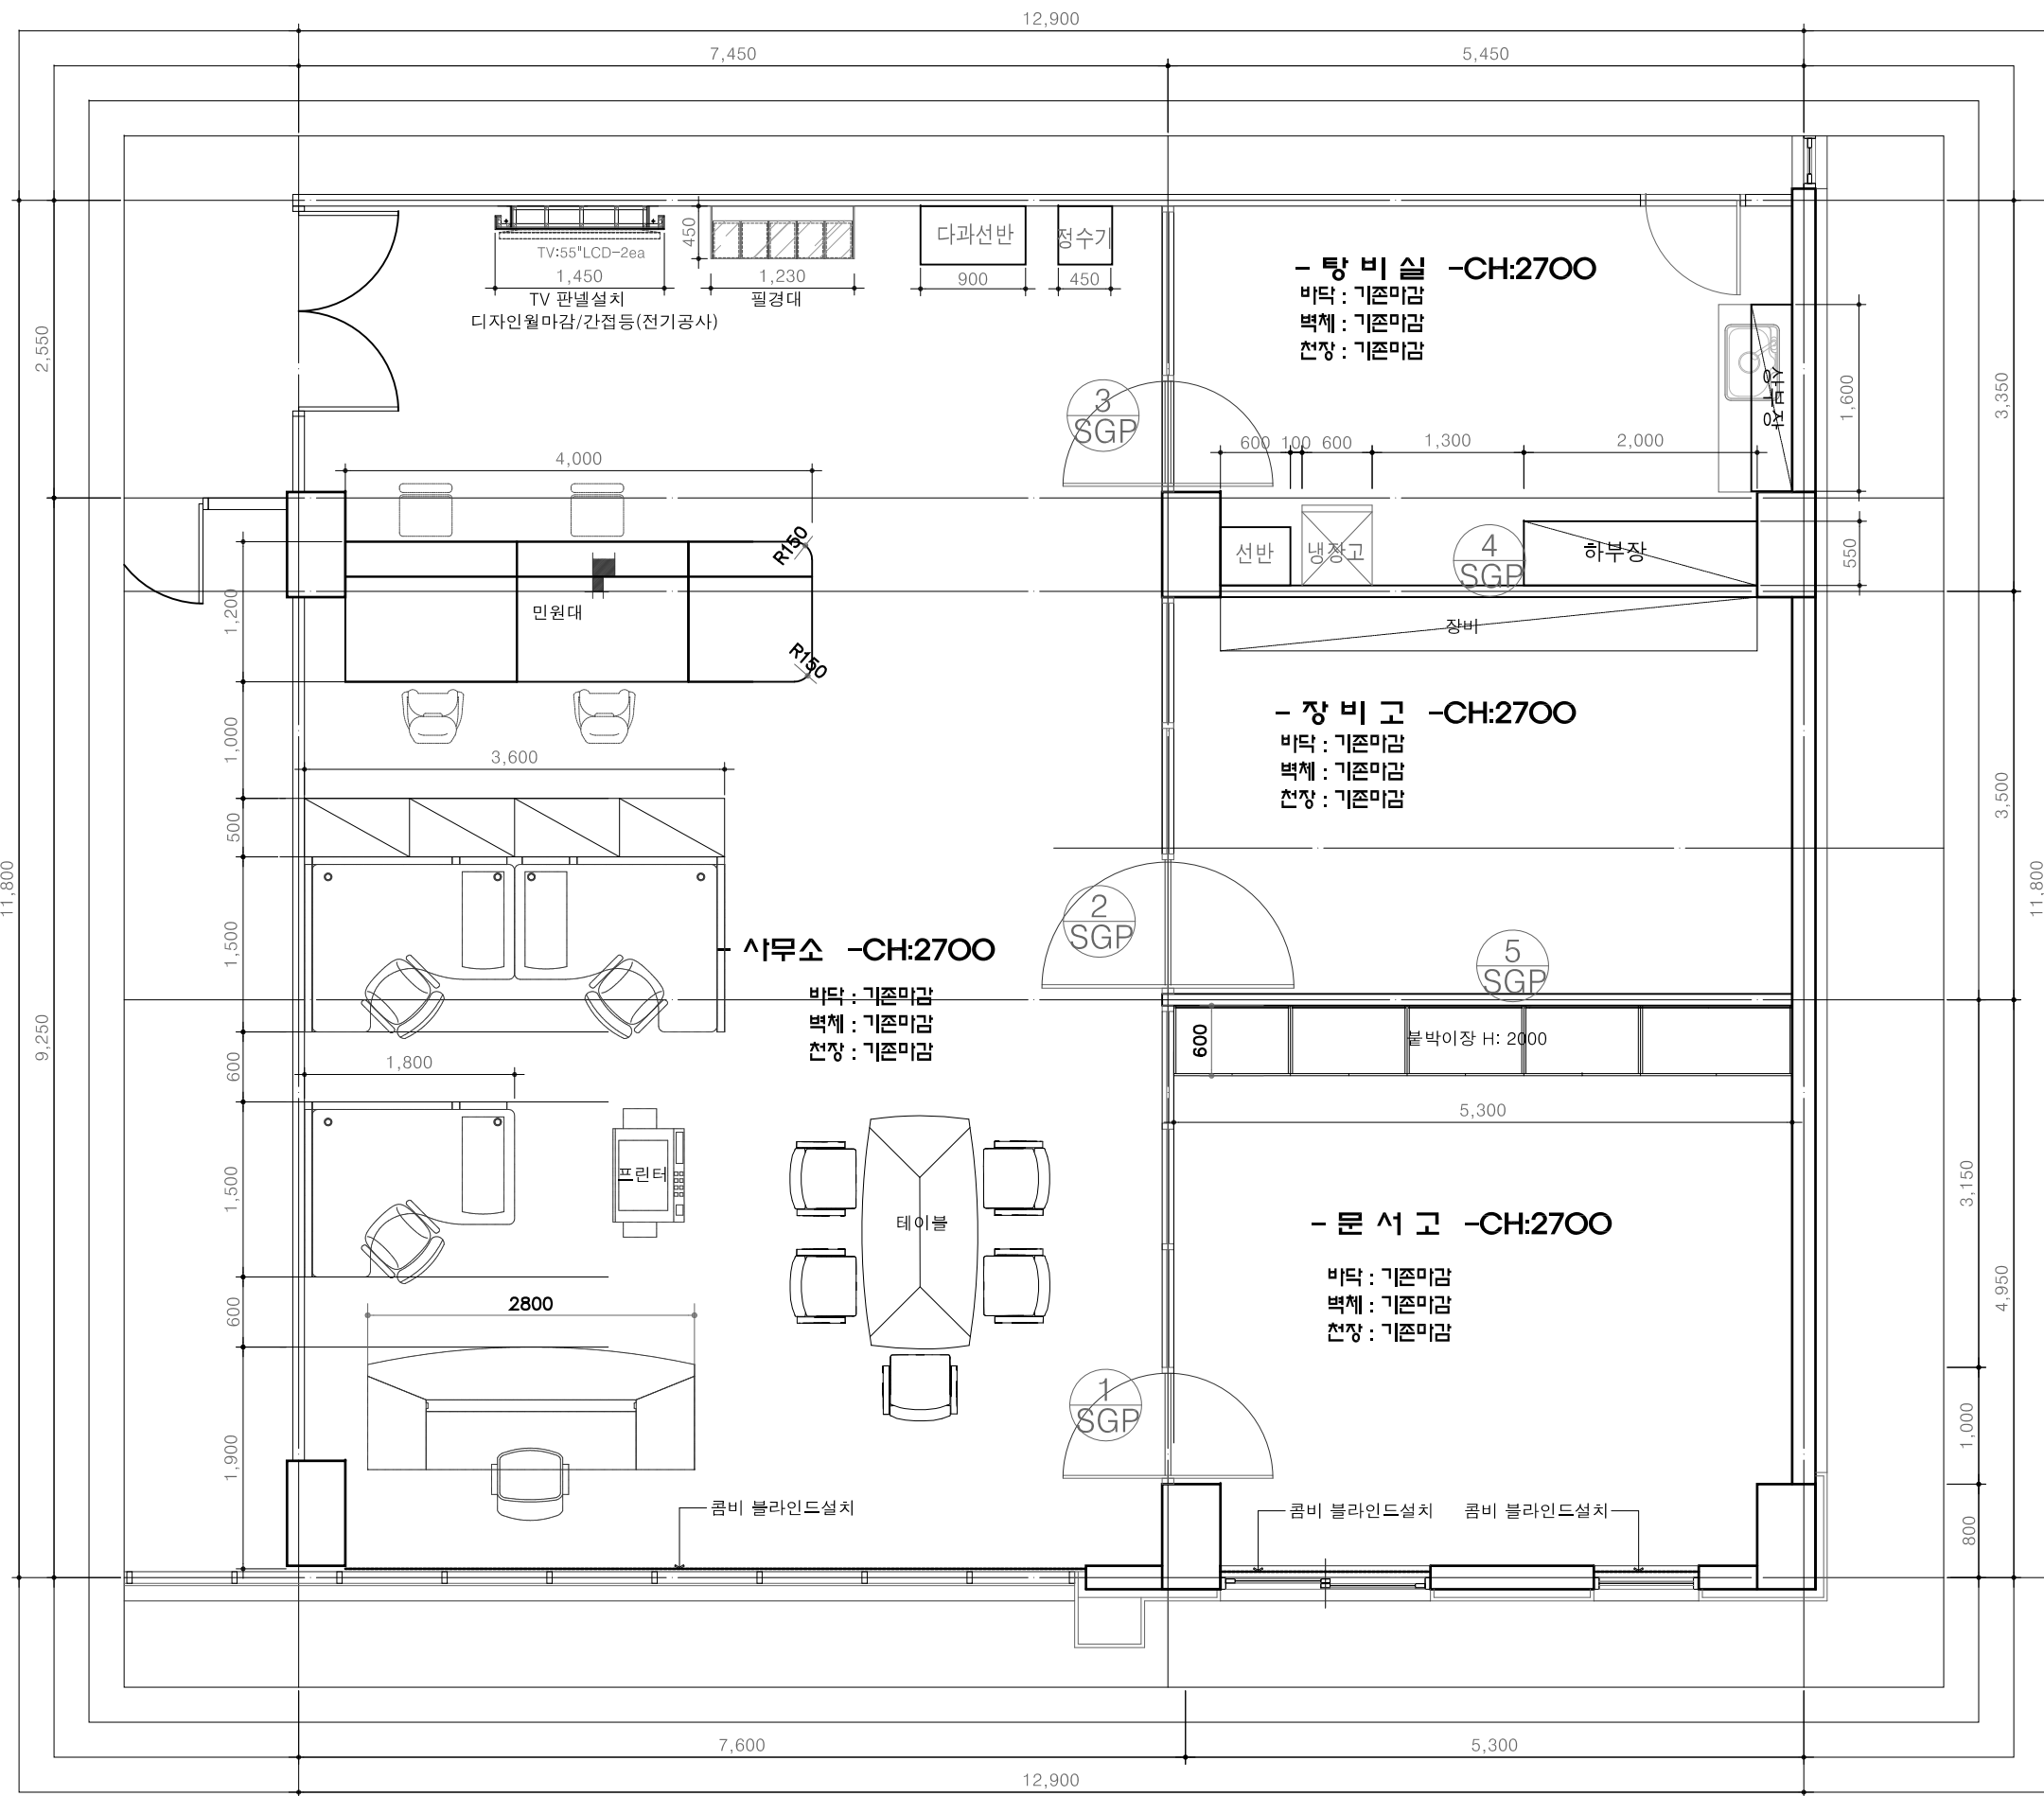

용도별 면적 배분표

용도	면적	비고
사무소	87.91m ²	
대기실	18.26m ²	
장비고	26.98m ²	
문서고	19.07m ²	
합계	153.98	

설계명
PROJECT TITLE 한국방송
통신전파진흥원
사무실 설치공사

설계번호
PROJECT NO. 2021-00

특기사항
NOTE
신설벽: 수성페인트칠2회

수정번호	수정내용
1	설계 검토 승인
2	수정내용
3	설계 검토 승인
4	수정내용
5	설계 검토 승인
6	수정내용
7	설계 검토 승인
8	수정내용

설계 DRAWING BY	
검토 CHECKED BY	
승인 APPROVED BY	






도면명
DRAWING TITLE
육층 평면도
축척
SCALE 1=60
날짜
DATE 2021. 05.

도면번호
SHEET NO.
A - 101

1
A

육층 평면도 (변경후)

SCALE = 1/60

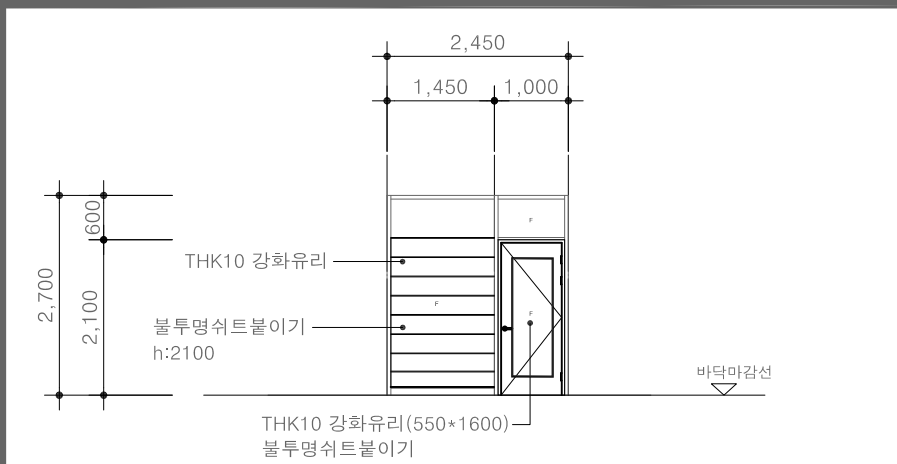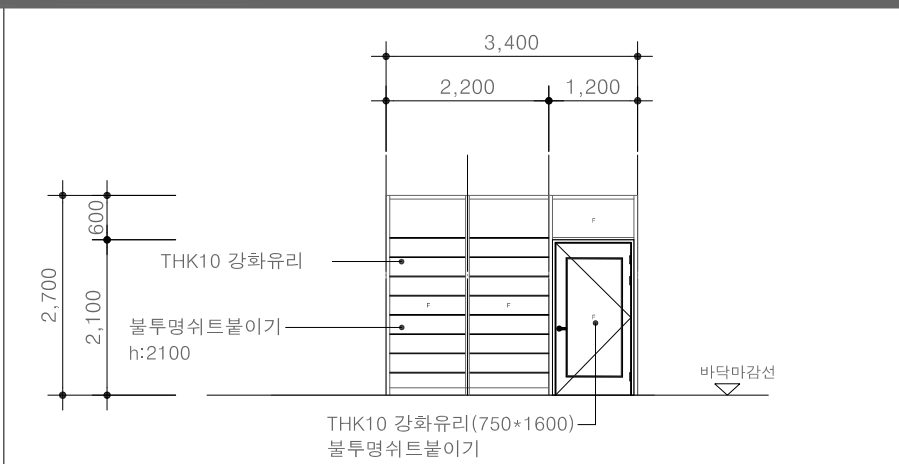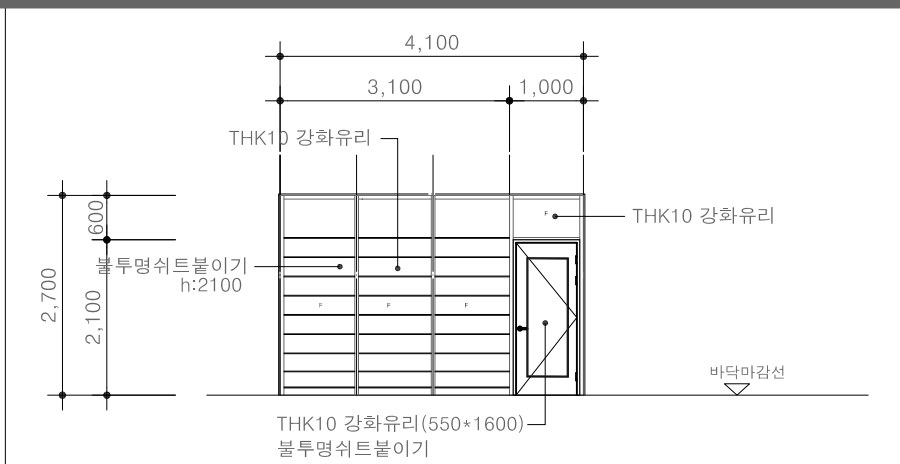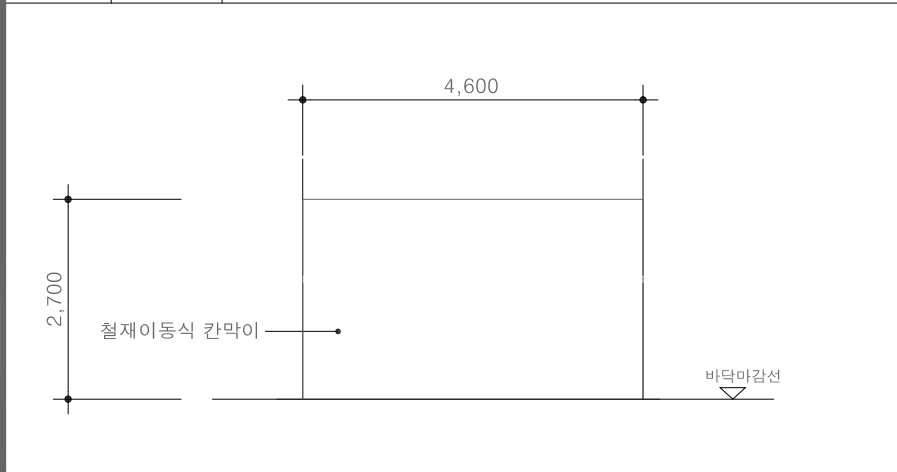
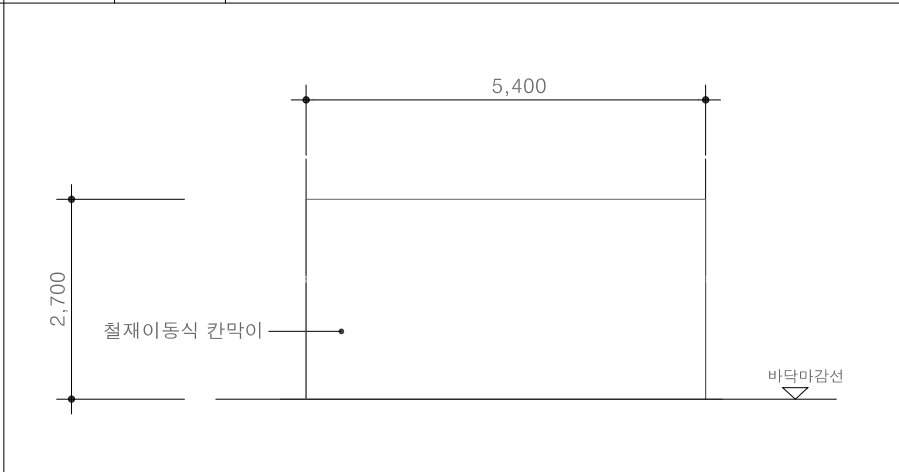
									<div>설계명 PROJECT TITLE</div> <div>설계번호 PROJECT NO. 2021-00</div> <div>특기사항 NOTE</div>		
철재이동식 칸막이 및 ABS 여닫이 도어			철재이동식 칸막이 및 ABS 여닫이 도어			철재이동식 칸막이 및 ABS 여닫이 도어					
부 호	위치(개소)	탕비실	부 호	위치(개소)	장비고	부 호	위치(개소)	문서고			
1 SGP	마 감	THK10강화유리, ABS 후레임 110MM	2 SGP	마 감	THK10강화유리, ABS 후레임 110MM	3 SGP	마 감	THK10강화유리, ABS 후레임 110MM			
	부속철물	기타 부속철물일체 포함		부속철물	기타 부속철물일체 포함, 디지털도어락 설치		부속철물	기타 부속철물일체 포함			
1EA	기 타	창호위치 : S.L±0	1EA	기 타	창호위치 : S.L±0	1EA	기 타	창호위치 : S.L±0			
											
철재이동식 칸막이			철재이동식 칸막이								
부 호	위치(개소)	탕비실/장비고	부 호	위치(개소)	탕비실/장비고	부 호	위치(개소)				
4 SGP	마 감	-	5 SGP	마 감	-		마 감				
	부속철물	기타 부속철물일체 포함		부속철물	기타 부속철물일체 포함		부속철물				
	기 타	창호위치 : S.L±0		기 타	창호위치 : S.L±0		기 타				
부 호	위치(개소)		부 호	위치(개소)		부 호	위치(개소)				
	마 감			마 감			마 감				
	부속철물			부속철물			부속철물				
	기 타			기 타			기 타				

수정번호	수정내용		
	설계	검토	승인
20	수정내용		
	설계	검토	승인
20	수정내용		
	설계	검토	승인
20	수정내용		
	설계	검토	승인
20	수정내용		
	설계	검토	승인

설 계	
DRAWING BY	
검 토	
CHECKED BY	
승 인	
APPROVED BY	



도면명 DRAWING TITLE	
신설 창호도-1	
축척 SCALE	날짜 DATE
1=100	2021. 05.

도면번호 SHEET NO.	
A - 105	

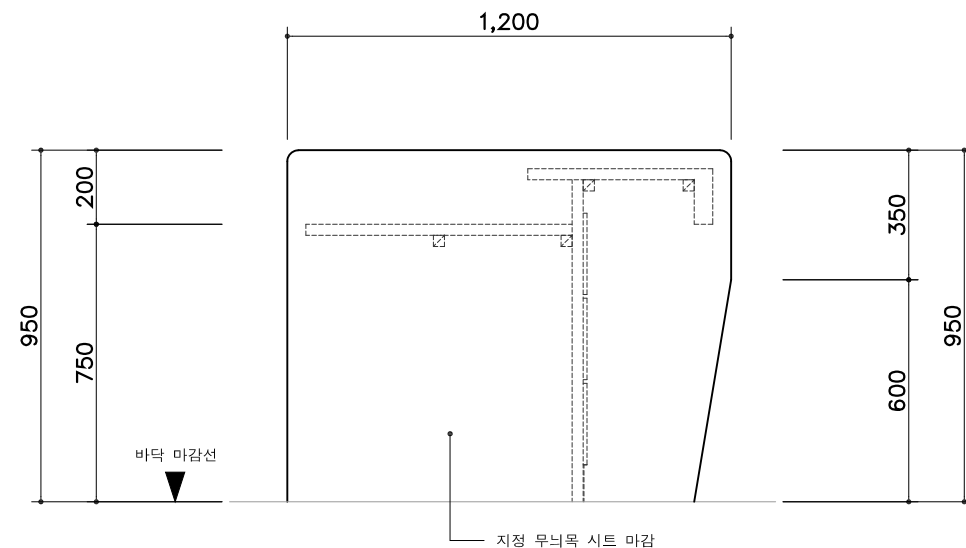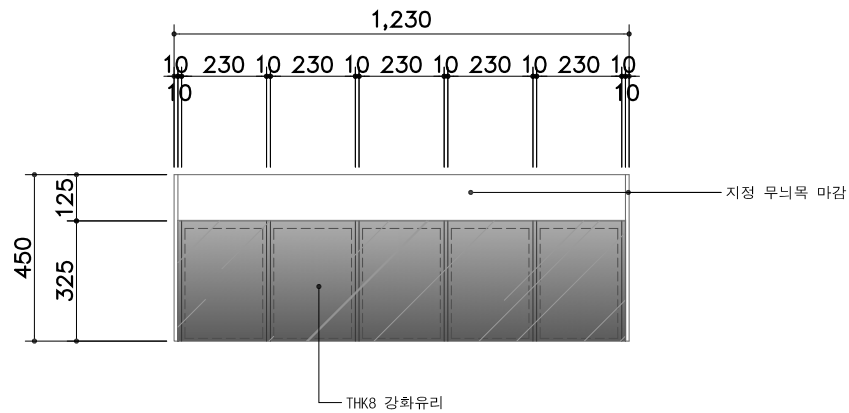

필경대 평면도

민원대 단면도

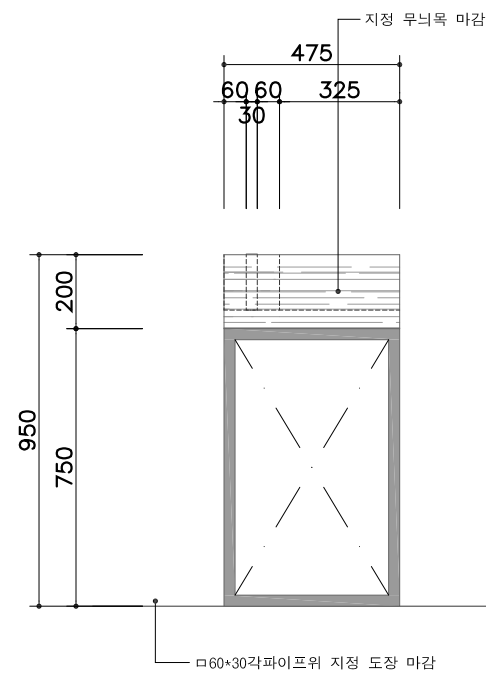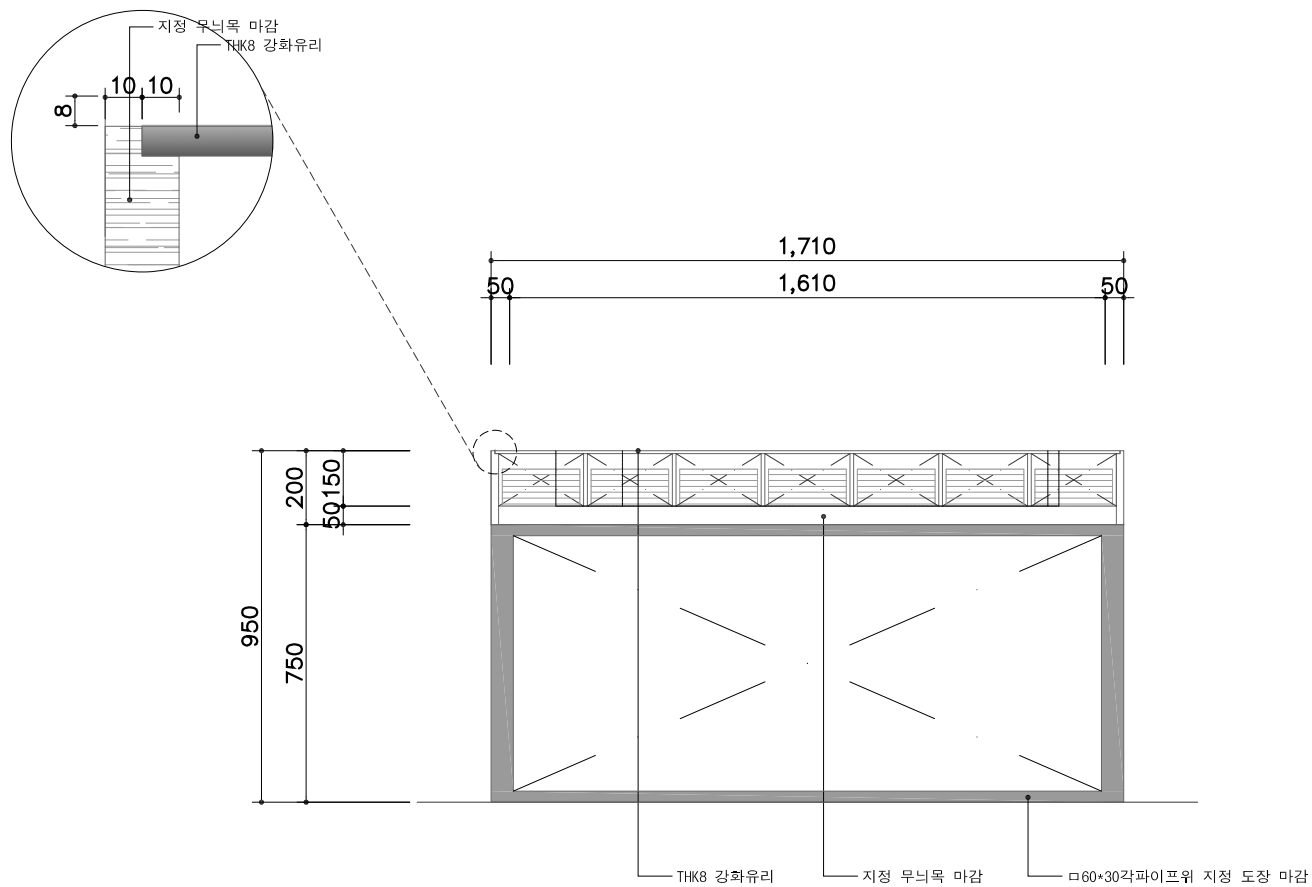

*마감 및 콘센트위치는 감독관 협의 후 설치

필경대-정면도


필경대-측면도

수정내용			
수정번호	설계	검토	승인
20			
수정내용			
수정번호	설계	검토	승인
20			
수정내용			
수정번호	설계	검토	승인
20			
수정내용			
수정번호	설계	검토	승인
20			
수정내용			
수정번호	설계	검토	승인
20			


설계	DRAWING BY	
검토	CHECKED BY	
승인	APPROVED BY	

도면명 DRAWING TITLE	
필경대, 민원대 상세도	
축척 SCALE	날짜 DATE
1=60	2021. 05.


도면번호 SHEET NO.
A - 1 0 2

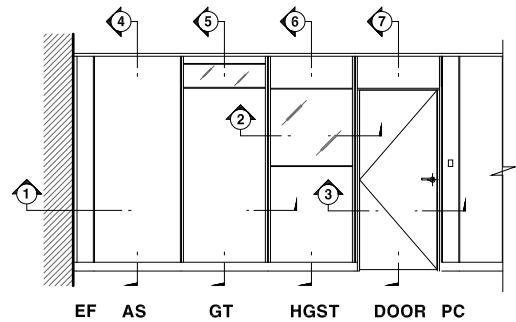


TYPICAL ELEVATION-1

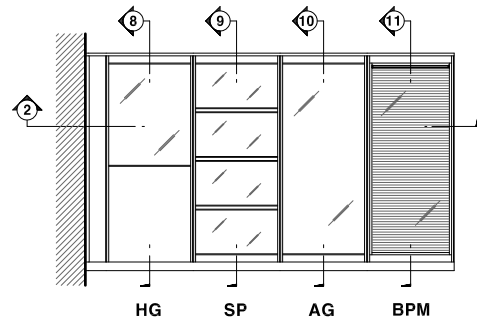


TYPICAL ELEVATION-2

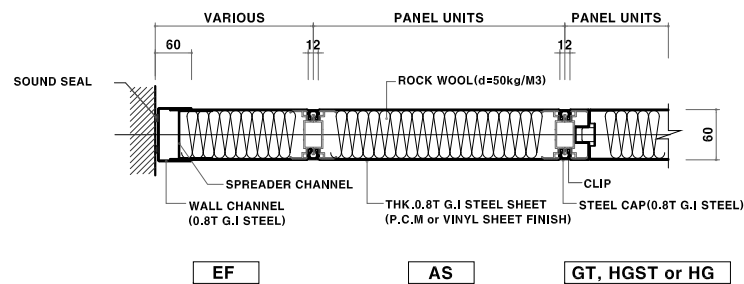


"1-1" DETAIL

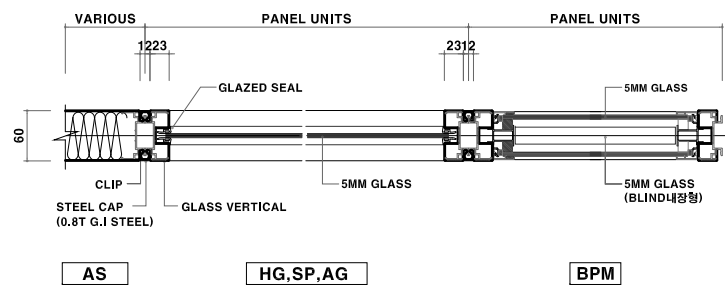


"2-2" DETAIL

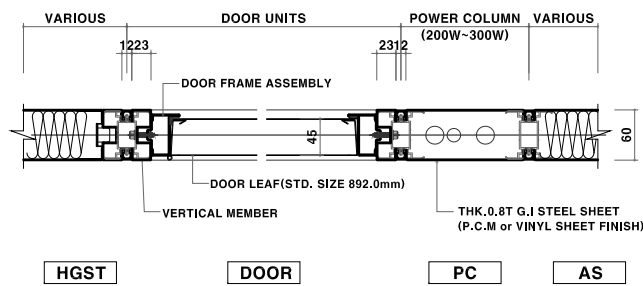


"3-3" DETAIL

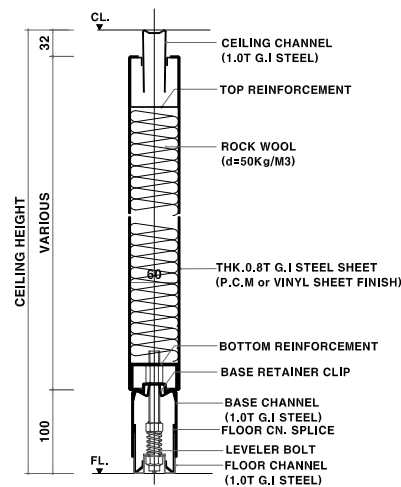


"4-4" DETAIL

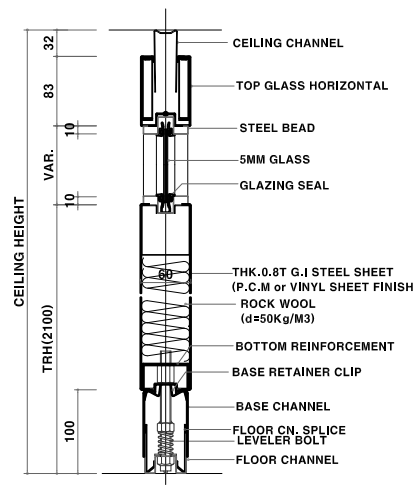


"5-5" DETAIL

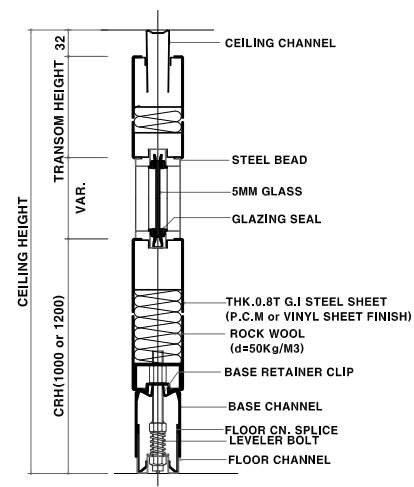


"6-6" DETAIL

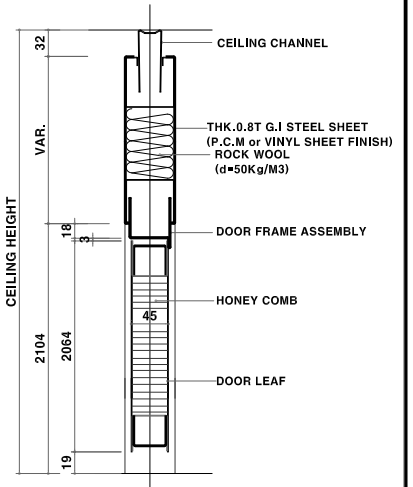


"7-7" DETAIL

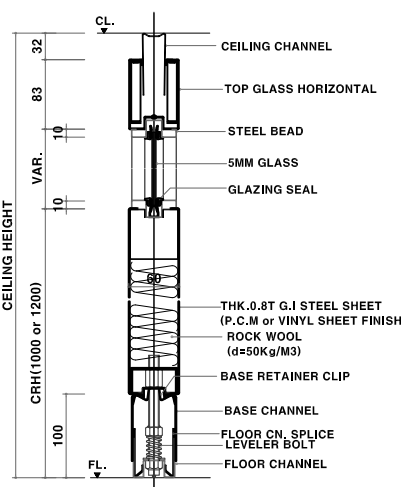


"8-8" DETAIL

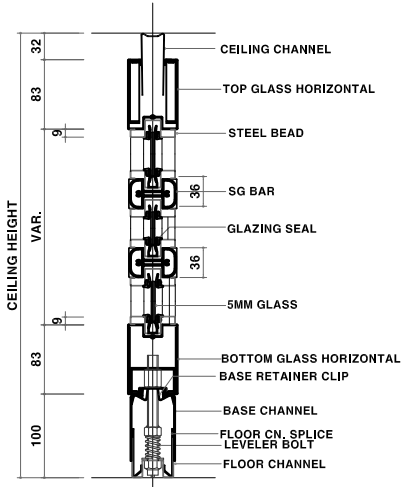


"9-9" DETAIL

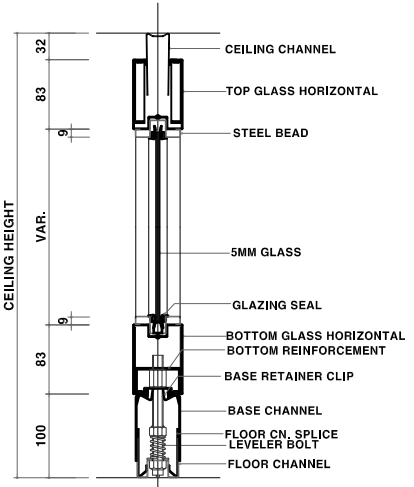


"10-10" DETAIL

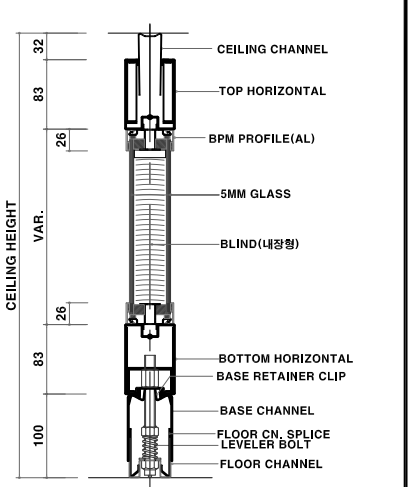


"11-11" DETAIL

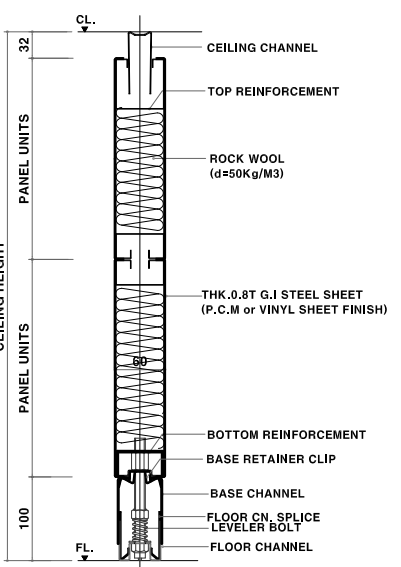


UPPER PANEL DETAIL(2단)

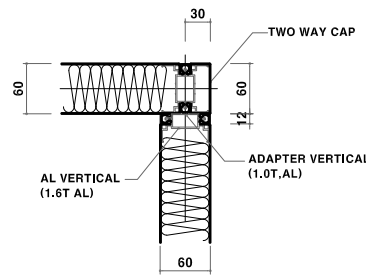


2WAY JOIN DETAIL

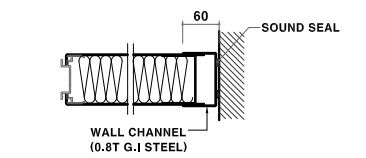


WALL END DETAIL

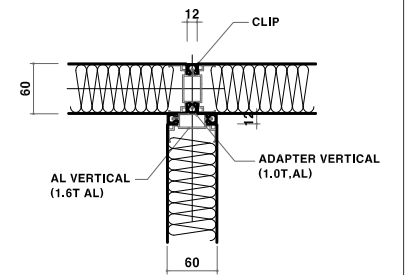

3WAY JOIN DETAIL

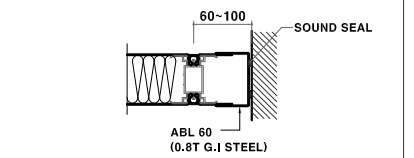

WALL END DETAIL

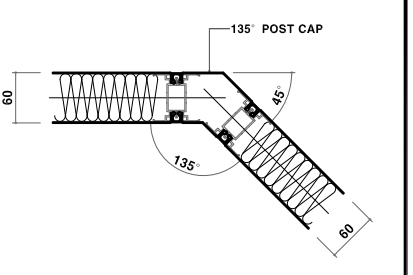

135° ADJUSTABLE ANGLE

설계명
PROJECT TITLE 한국방송
통신전파진흥원
사무실 설치공사

설계번호
PROJECT NO. 2021-00

특기사항
NOTE

수정내용			
△	설계	검토	승인
수정번호	20		
수정내용			
△	설계	검토	승인
수정번호	20		
수정내용			
△	설계	검토	승인
수정번호	20		
수정내용			
△	설계	검토	승인
수정번호	20		

설계	DRAWING BY	
검토	CHECKED BY	
승인	APPROVED BY	

도면명	DRAWING TITLE	칸막이 상세도
축척	SCALE	1=60
날짜	DATE	2021. 05.

도면번호	SHEET NO.	A - 103
------	-----------	---------